

Gr. W. 1033. 2. 1097. 2018

Poświadczam zgodność niniejszej kopii z treścią materiału państwowego zasobu geodezyjnego i kartograficznego


STAROSTA ŚWIDNICKI

Organ prowadzący państwowy zasób geodezyjny i kartograficzny

KOPIA MAPY ZASADNICZEJ

Sekcje mapy: 5.143.32.18.4.4; 5.143.32.19.3.3  
 obr. Śródmieście 3 0003: dz. 514/2, 747/3, 747/20

SKALA 1:500

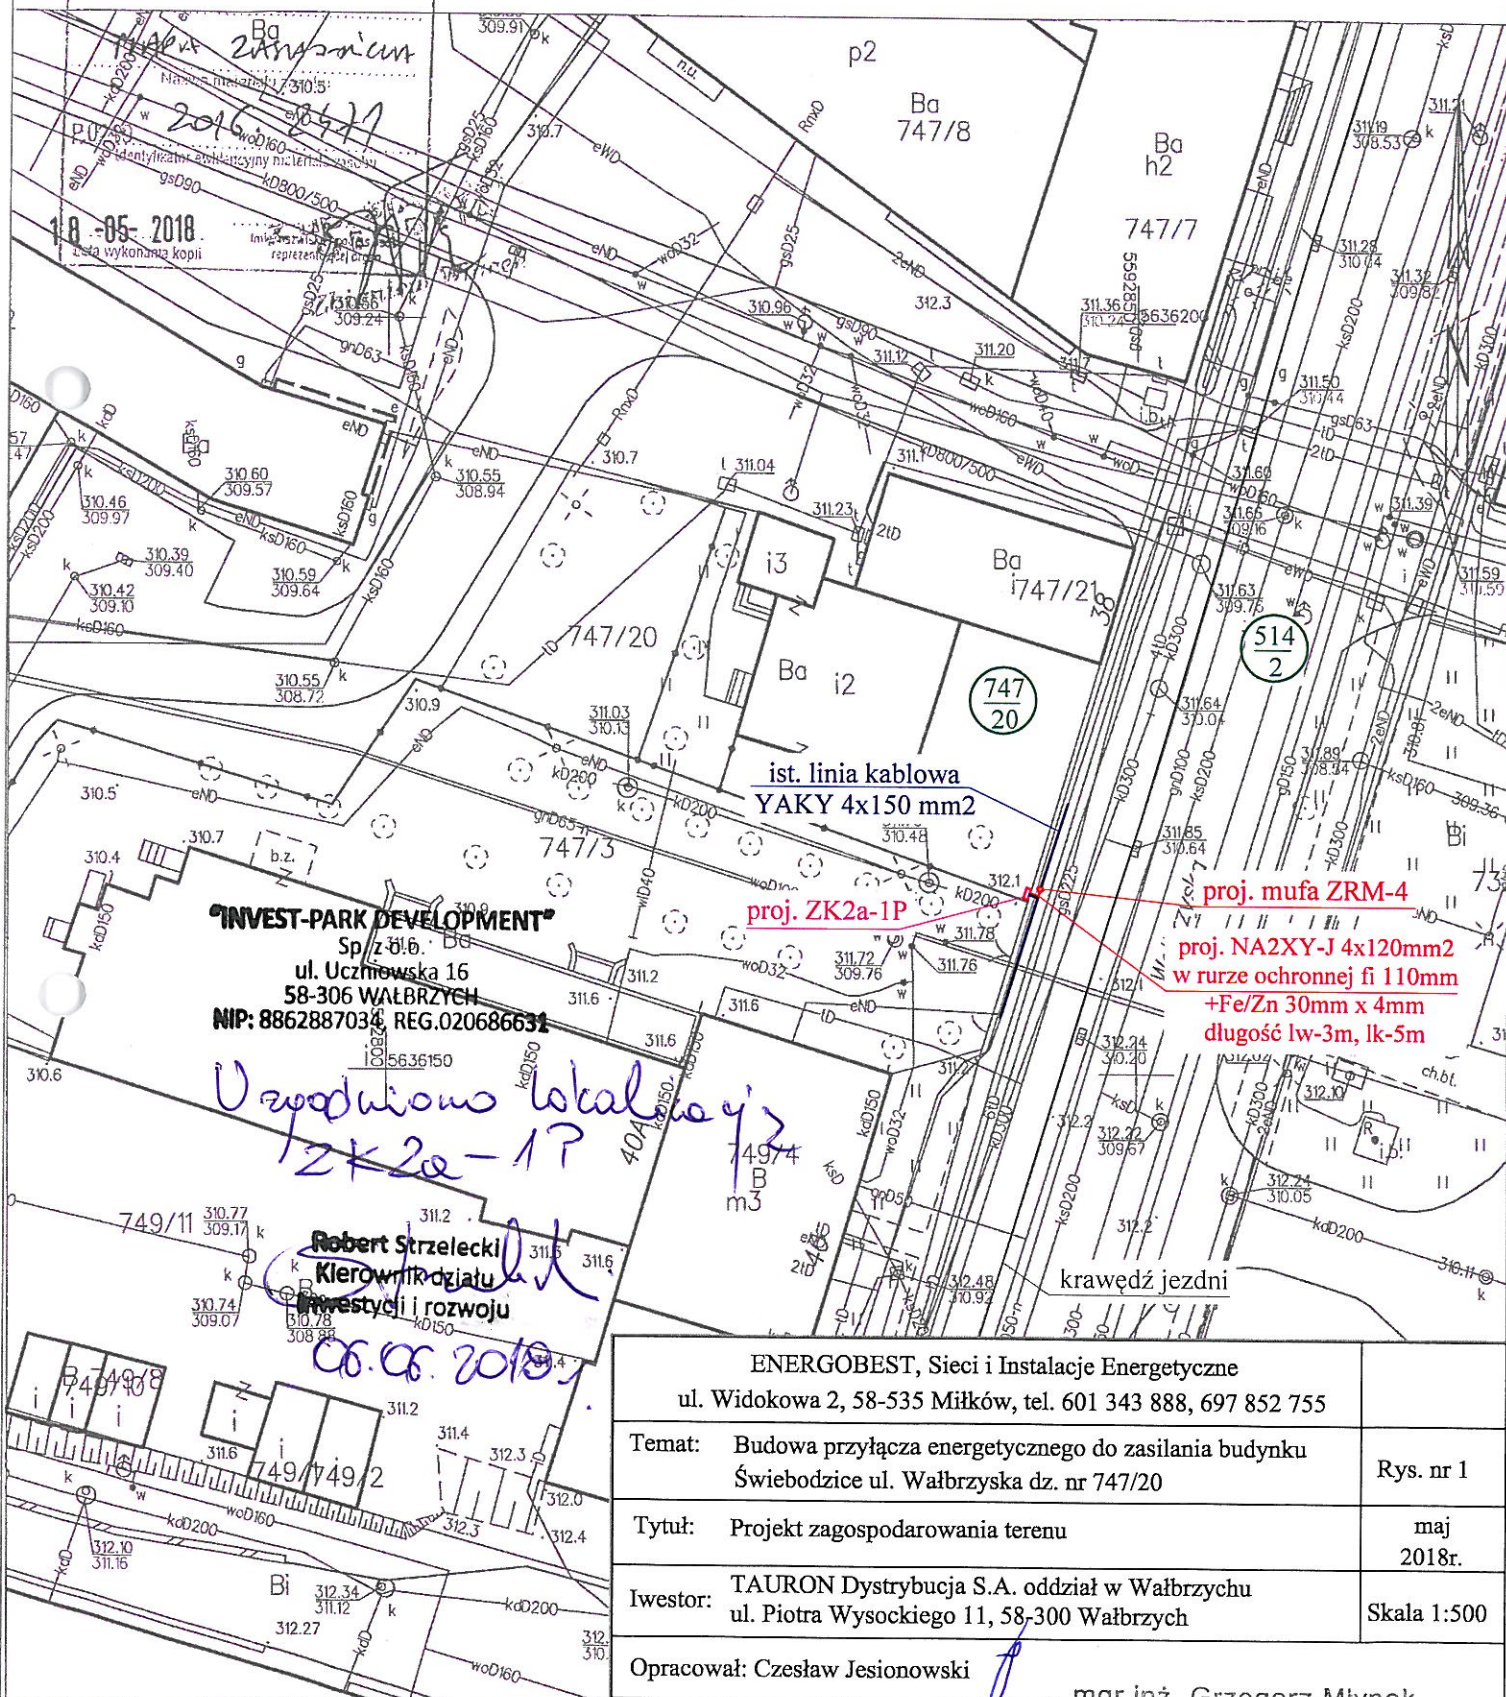

**"INVEST-PARK DEVELOPMENT"**  
 Sp. z o.o.  
 ul. Uczniowska 16  
 58-306 WAŁBRZYCH  
 NIP: 8862887034, REG.020686631

*Uzgodniono lokalizację  
 ZK2a-1P*

**Robert Strzelecki**  
 Kierownik działu  
 inwestycji i rozwoju

*06.06.2018*

ENERGOBEST, Sieci i Instalacje Energetyczne ul. Widokowa 2, 58-535 Miłków, tel. 601 343 888, 697 852 755	
Temat: Budowa przyłącza energetycznego do zasilania budynku Świebodzice ul. Wałbrzyska dz. nr 747/20	Rys. nr 1
Tytuł: Projekt zagospodarowania terenu	maj 2018r.
Iwesor: TAURON Dystrybucja S.A. oddział w Wałbrzychu ul. Piotra Wysockiego 11, 58-300 Wałbrzych	Skala 1:500
Opracował: Czesław Jesionowski	mgr inż. Grzegorz Młynek
Projektant: mgr inż. Grzegorz Młynek numer uprawnień 175/DOŚ/15	uprawnienia budowlane do projektowania bez ograniczeń w specjalności instalacyjnej w zakresie sieci, instalacji i urządzeń elektrycznych i elektroenergetycznych