


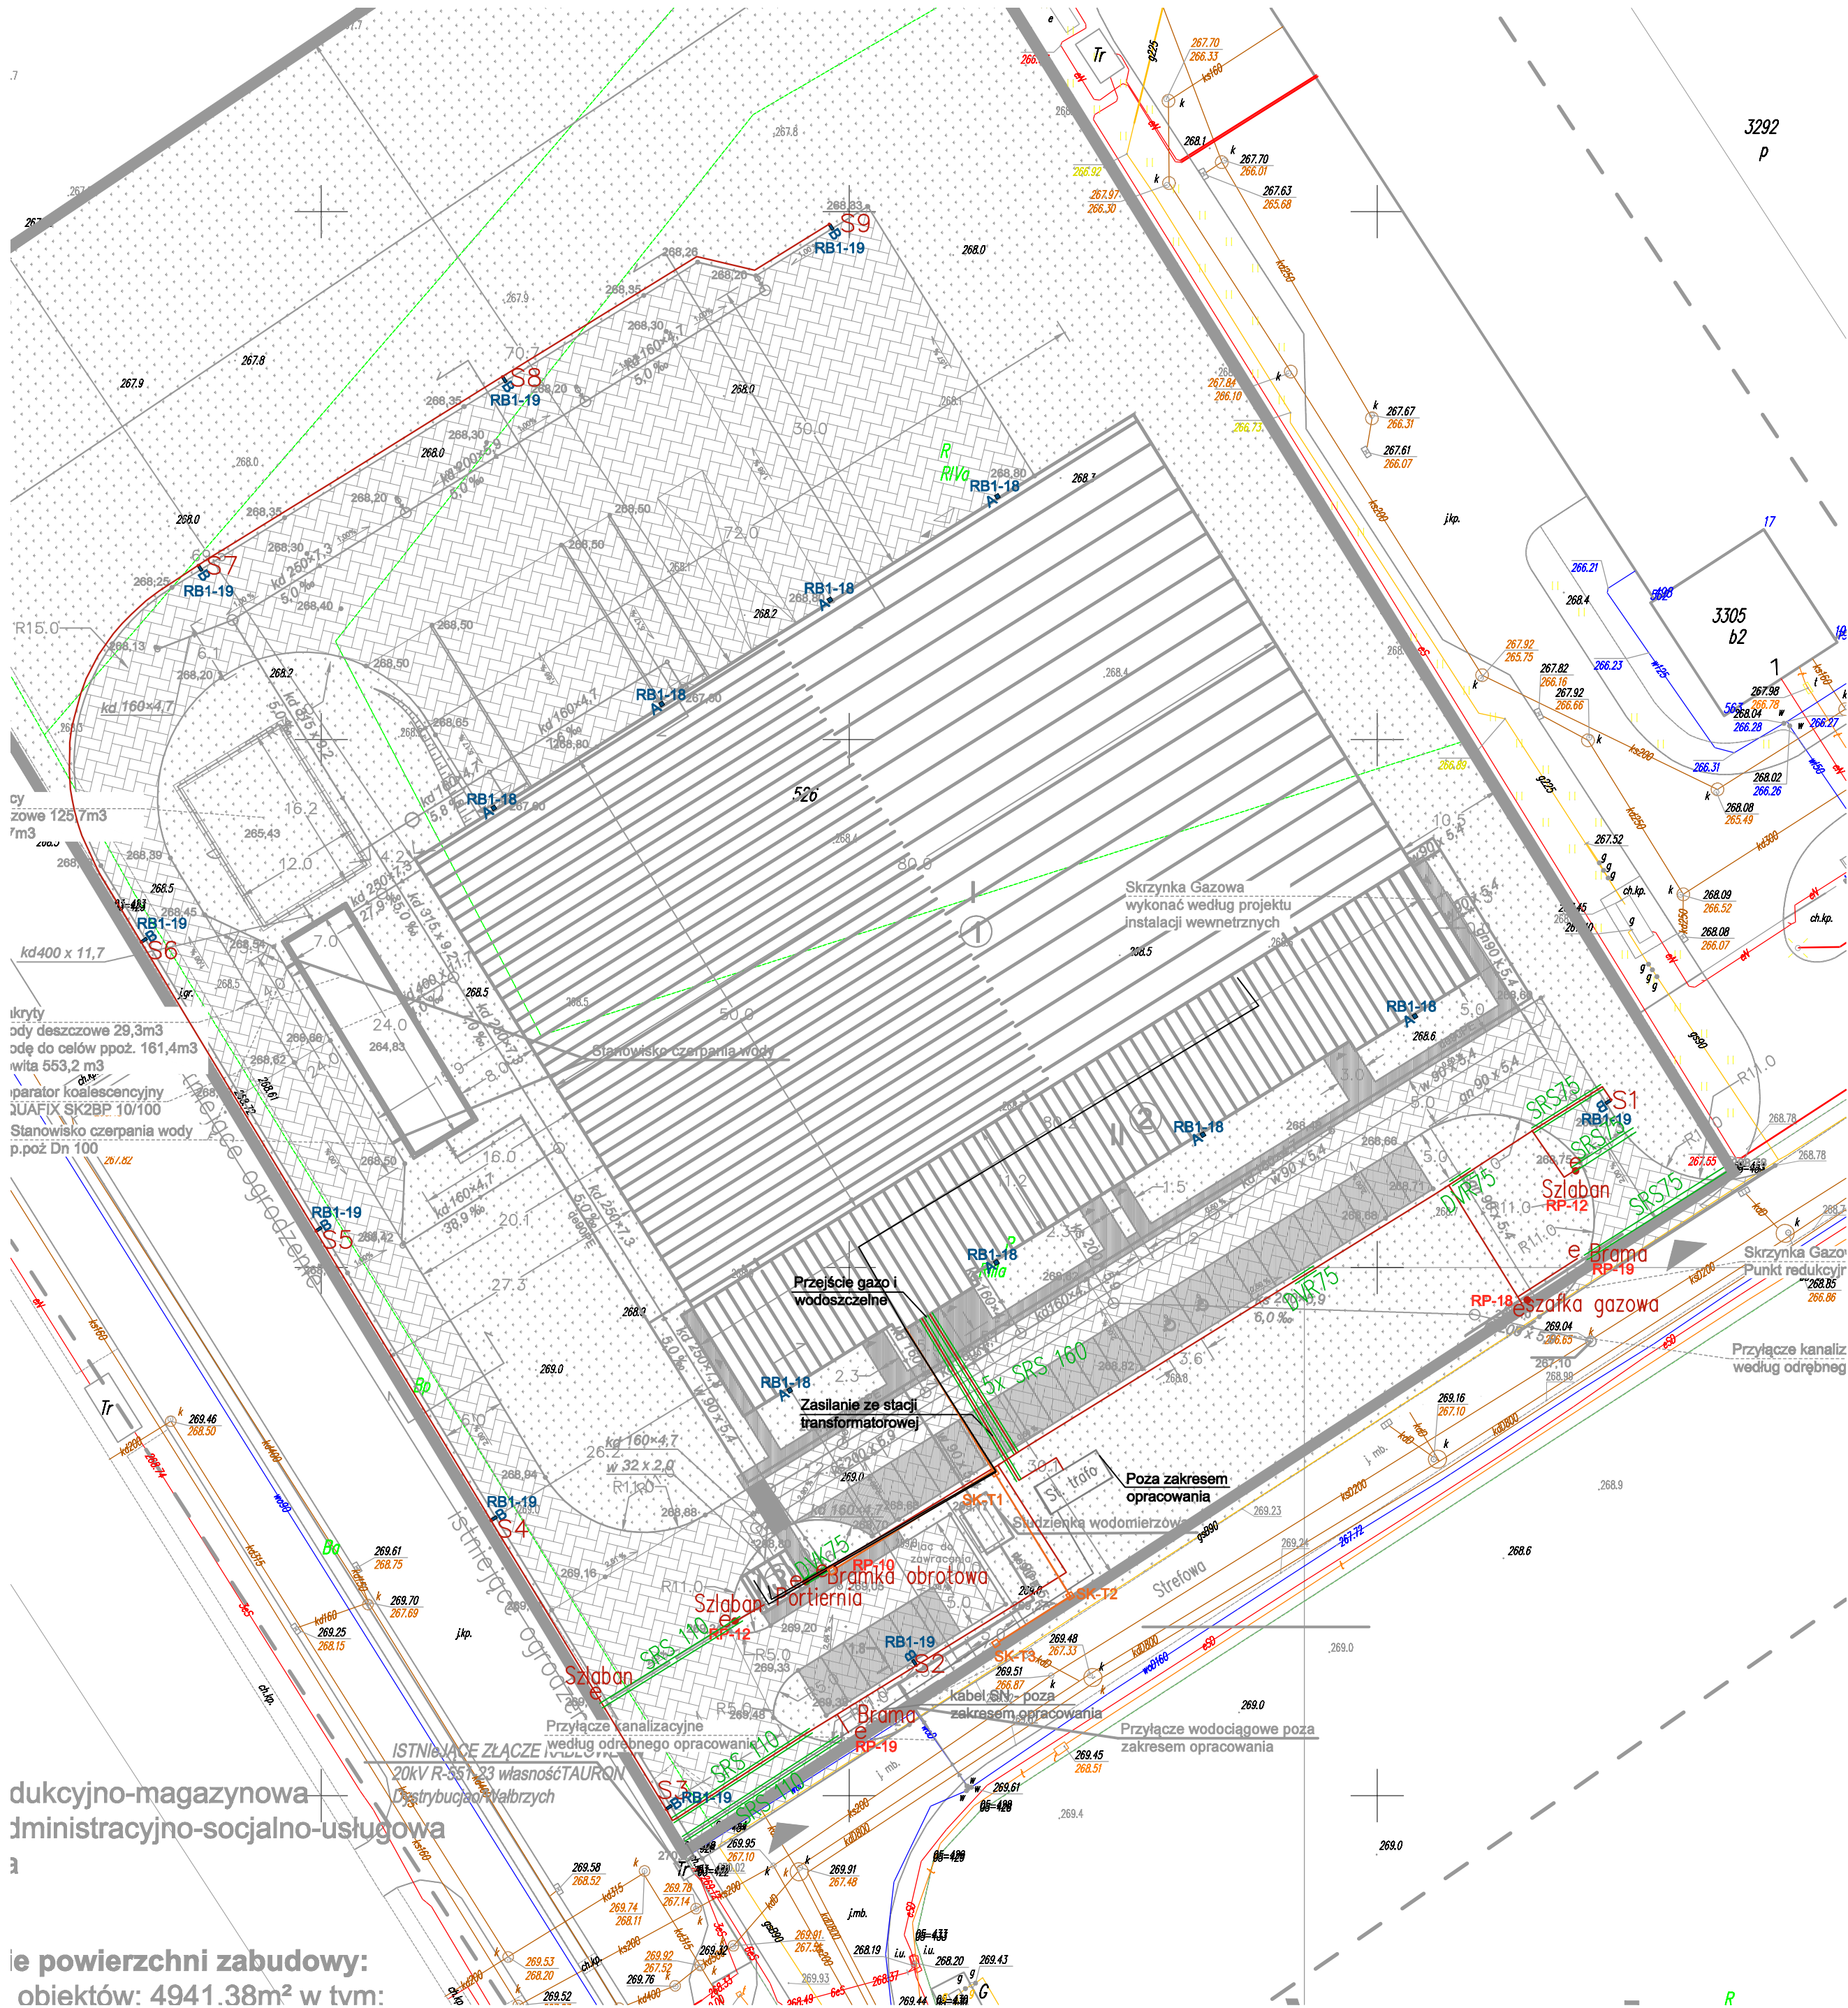

dukcyjno-magazynowa
administracyjno-socjalno-usługowa

ie powierzchni zabudowy:
objektów: 4941.38m² w tym:

- LEGENDA:
- S• SŁUP OŚWIETLENIOWY H=8,0m
 - + KANALIZACJA TELETECHNICZNA (rury AROT 1xDVK110)
 - SK-Txx □ STUDZIENKA TELEKOMUNIKACYJNA typ SK-1
 - e• PRZYŁĄCZE ELEKTRYCZNE 1-FAZOWE LUB 3-FAZOWE
 - A SiCOMPACT® | PL32
 - B Streetlight 20 mini LED | ST1.3a
 - LINIA KABLOWA NN
 - RURA OSŁONOWA

- UWAGI:
- W MIEJSCACH SKRZYŻOWANIA I ZBLIŻENIA PROJEKTOWANYCH TRAS KABLI Z INNYMI SIECIAMI ORAZ WEJŚCIA TRAS KABLI DO BUDYNKÓW, KABLE NN NALEŻY UKŁADAĆ W RURACH OCHRONNYCH TYPU AROT DVR/DVK. POD DROGAMI, UTWARDZENIAMI, CHODNIKAMI KABLE NN NALEŻY UKŁADAĆ W RURACH AROT SRS.
 - OPRAWY NA ELEWACJI MONTOWAĆ NA WYS. 7,5M

WYKONANO
ZGODNIE
Z PROJEKTEM

DOKUMENTACJA
POWYKONAWCZA

				Pekabex BET S.A. ul. Szarych Szeregów 27, 60-462 Poznań tel. +48 061 821 04 24 fax. +48 061 822 14 17	
INWESTOR:		INVEST-PARK DEVELOPMENT ul. Uczniowska 16,58-306 Wałbrzych			
PROJEKT:		BUDOWA HALI PRODUKCYJNO - MAGAZYNOWEJ Z CZĘŚCIĄ ADMINISTRACYJNO - USŁUGOWĄ (INKUBATOR PRZEDSIĘBIORCZOŚCI) I ZAGOSPODAROWANIEM TERENÓW ZEWNĘTRZNYCH W CELU UTWORZENIA PARKU BIZNESU W ŚWIEBODZICACH PRZY ULICY STREFOWEJ			
FAZA:		PROJEKT WYKONAWCZY			
BRANŻA:		ELEKTRYCZNA			
PROJEKTOWAŁ:		mgr inż. Daniel Dworczyk upr nr WKP/0184/POOE/13			
SPRAWDZIŁ:		mgr inż. Paweł Budzyński upr nr WKP/0182/POOE/13			
		IHSM	SKALA: 1:100	DATA RYS.: 2020-07	NR RYS.:
TYTUŁ RYSUNKU:		PLAN ZAGOSPODAROWANIA TERENU			E-01